


NOTAS GERAIS

- 1- UNIDADES EM METROS, EXCETO ONDE INDICADO.
- 2- PONTO DE REFERÊNCIA DE PROJETO ESTÁ LOCALIZADO NAS COORDENADAS 22°54'34.2"S 43°03'44.9"W.
- 3- DEVERÁ SER EXECUTADA IMPREZÁ E DESCRICIÓN DAS CAPAS, FIVAS E RALOS EXISTENTES QUE SERÃO APROPRIADOS TOTAL OU PARCIALMENTE. OS MESMOS DEVERÃO TAMBÉM SER INSPECIONADOS QUANTO AO SEU ASPECTO ESTRUTURAL.
- 4- DURANTE A PAVIMENTAÇÃO DOS BECOS E VIAS, ONDE O ESCOAMENTO É SUPERFICIAL, A DECLIVIDADE ADOTADA SERÁ DE 0,030 mm/m, NA DIREÇÃO DOS CORPOS RECEPTORES EXISTENTES OU PROJETADOS.


Caixa de Ralo (60x60cm)

Escala 1:25

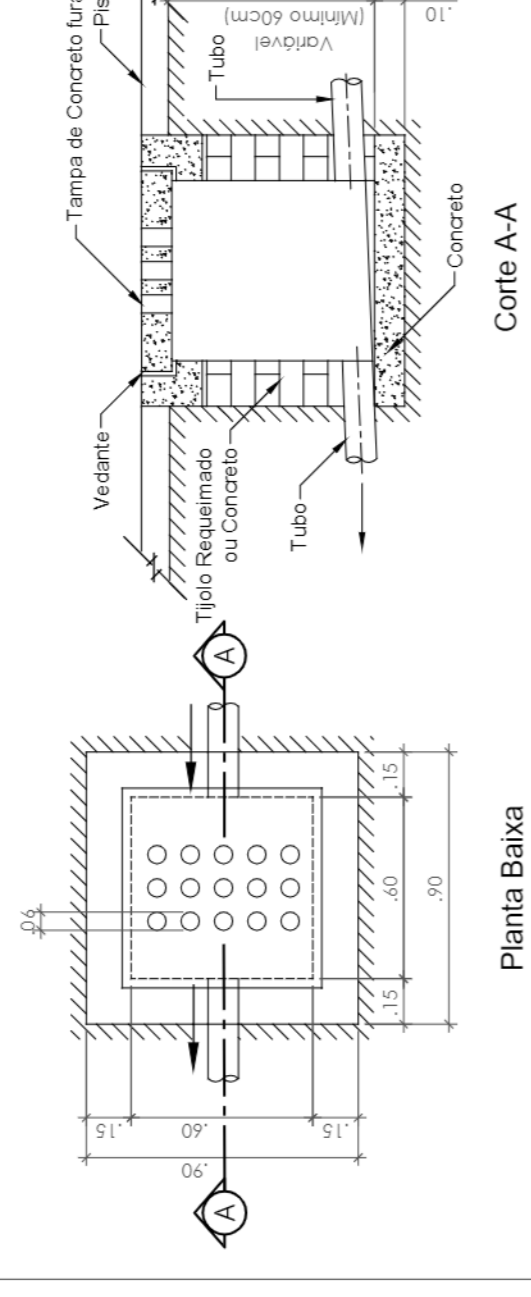

Caixa de Passagem (60x60cm)

Escala 1:25

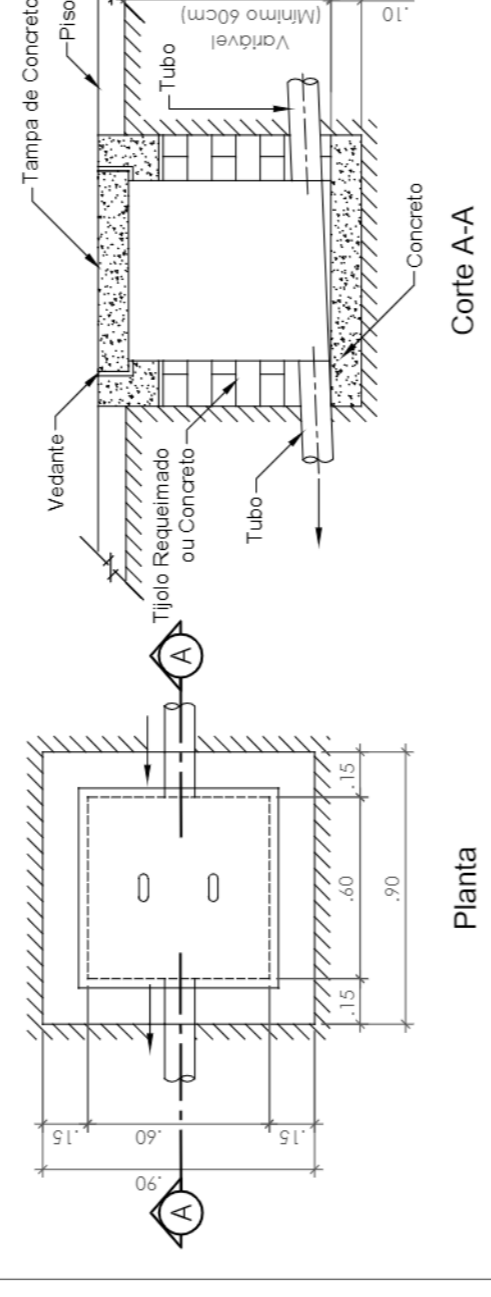


LEGENDA

REPRESENTAÇÃO	DESCRIÇÃO	QUANTIDADE
	LIMITE DA ÁREA DE INTERVENÇÃO	
	SENTIDO DO ESCOAMENTO DRENAGEM	
	DRENAGEM SUBTERRÂNEA (CONCRETO DN 400mm)	2.502,64 M
	DRENAGEM SUBTERRÂNEA (CONCRETO DN 300mm)	380,01 M
	DRENAGEM SUPERFICIAL (CONCRETO DN 200mm)	157,94 M
	DRENAGEM SUBTERRÂNEA (PEAD DN 300mm)	409,28 M
	POÇO DE VISITAS	108 UND.
	CAIXA DE INSPEÇÃO	25 UND.
	BOCA DE LOBO COM GRELHA	100 UND.
	RALO DE ESCOAMENTO	28 UND.


REV	DATA	DESCRIÇÃO	APROVAÇÃO
01	SET/2022	ATENDIMENTO AOS COMENTÁRIOS	
00	JUN/2022	EMIÇÃO INICIAL	

Empresa projetada: PROJETO BÁSICO DE URBANIZAÇÃO PARA COMUNIDADE BONSUCESSO NO BAIRRO DE PIRATINGA - NITERÓI/RJ		Prefeitura Municipal de Niterói Empresa Municipal de Moradia, Urbanização e Saneamento - EMUSA	
Autor do projeto: BRUNO SANTOS		Responsável técnico: IGOR PETRA	
Número de matrícula: 0011-CEU-CR-PS-001_001		Data: 01/01	
Título: MAPA GERAL DE REDE DE DRENAGEM PROJETADO		Escala: 1:1000	

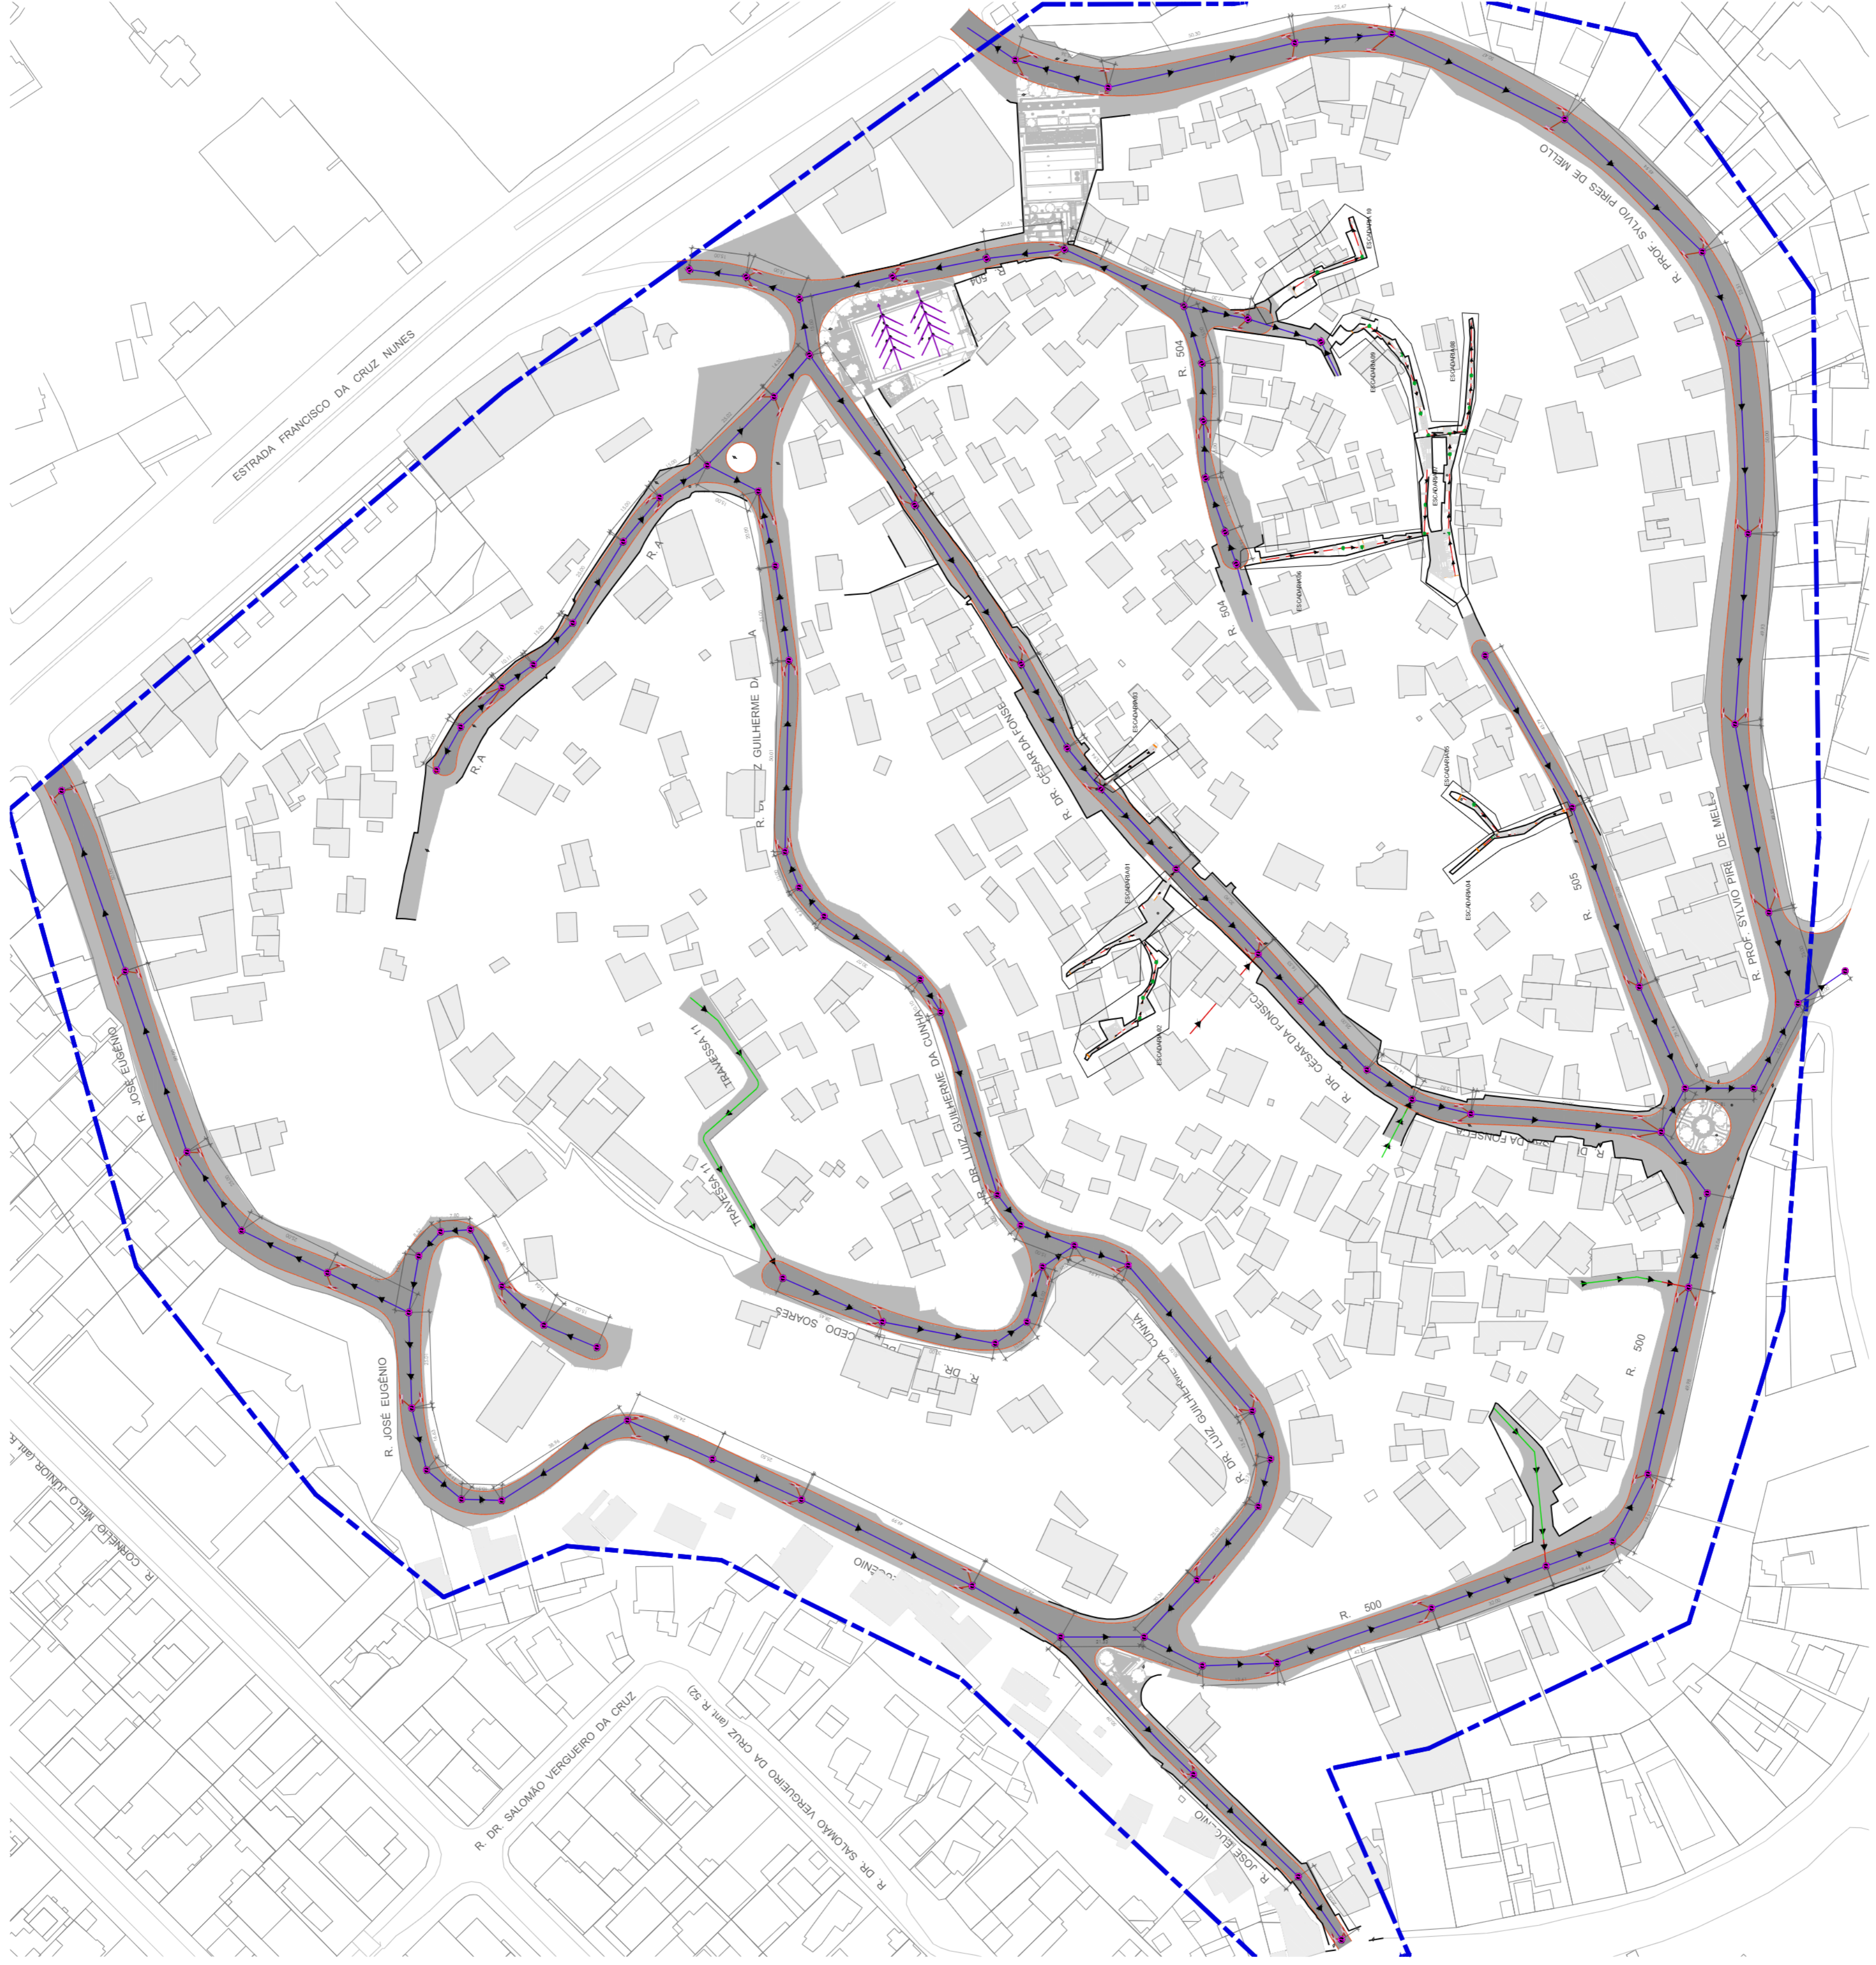

NOTAS GERAIS

- 1 - UNIDADES EM METROS, EXCETO ONDE INDICADO.
- 2 - PONTO DE REFERÊNCIA DE PROJETO ESTA LOCALIZADO NAS COORDENADAS 22°54'34,2" S 43°03'44,9" W.

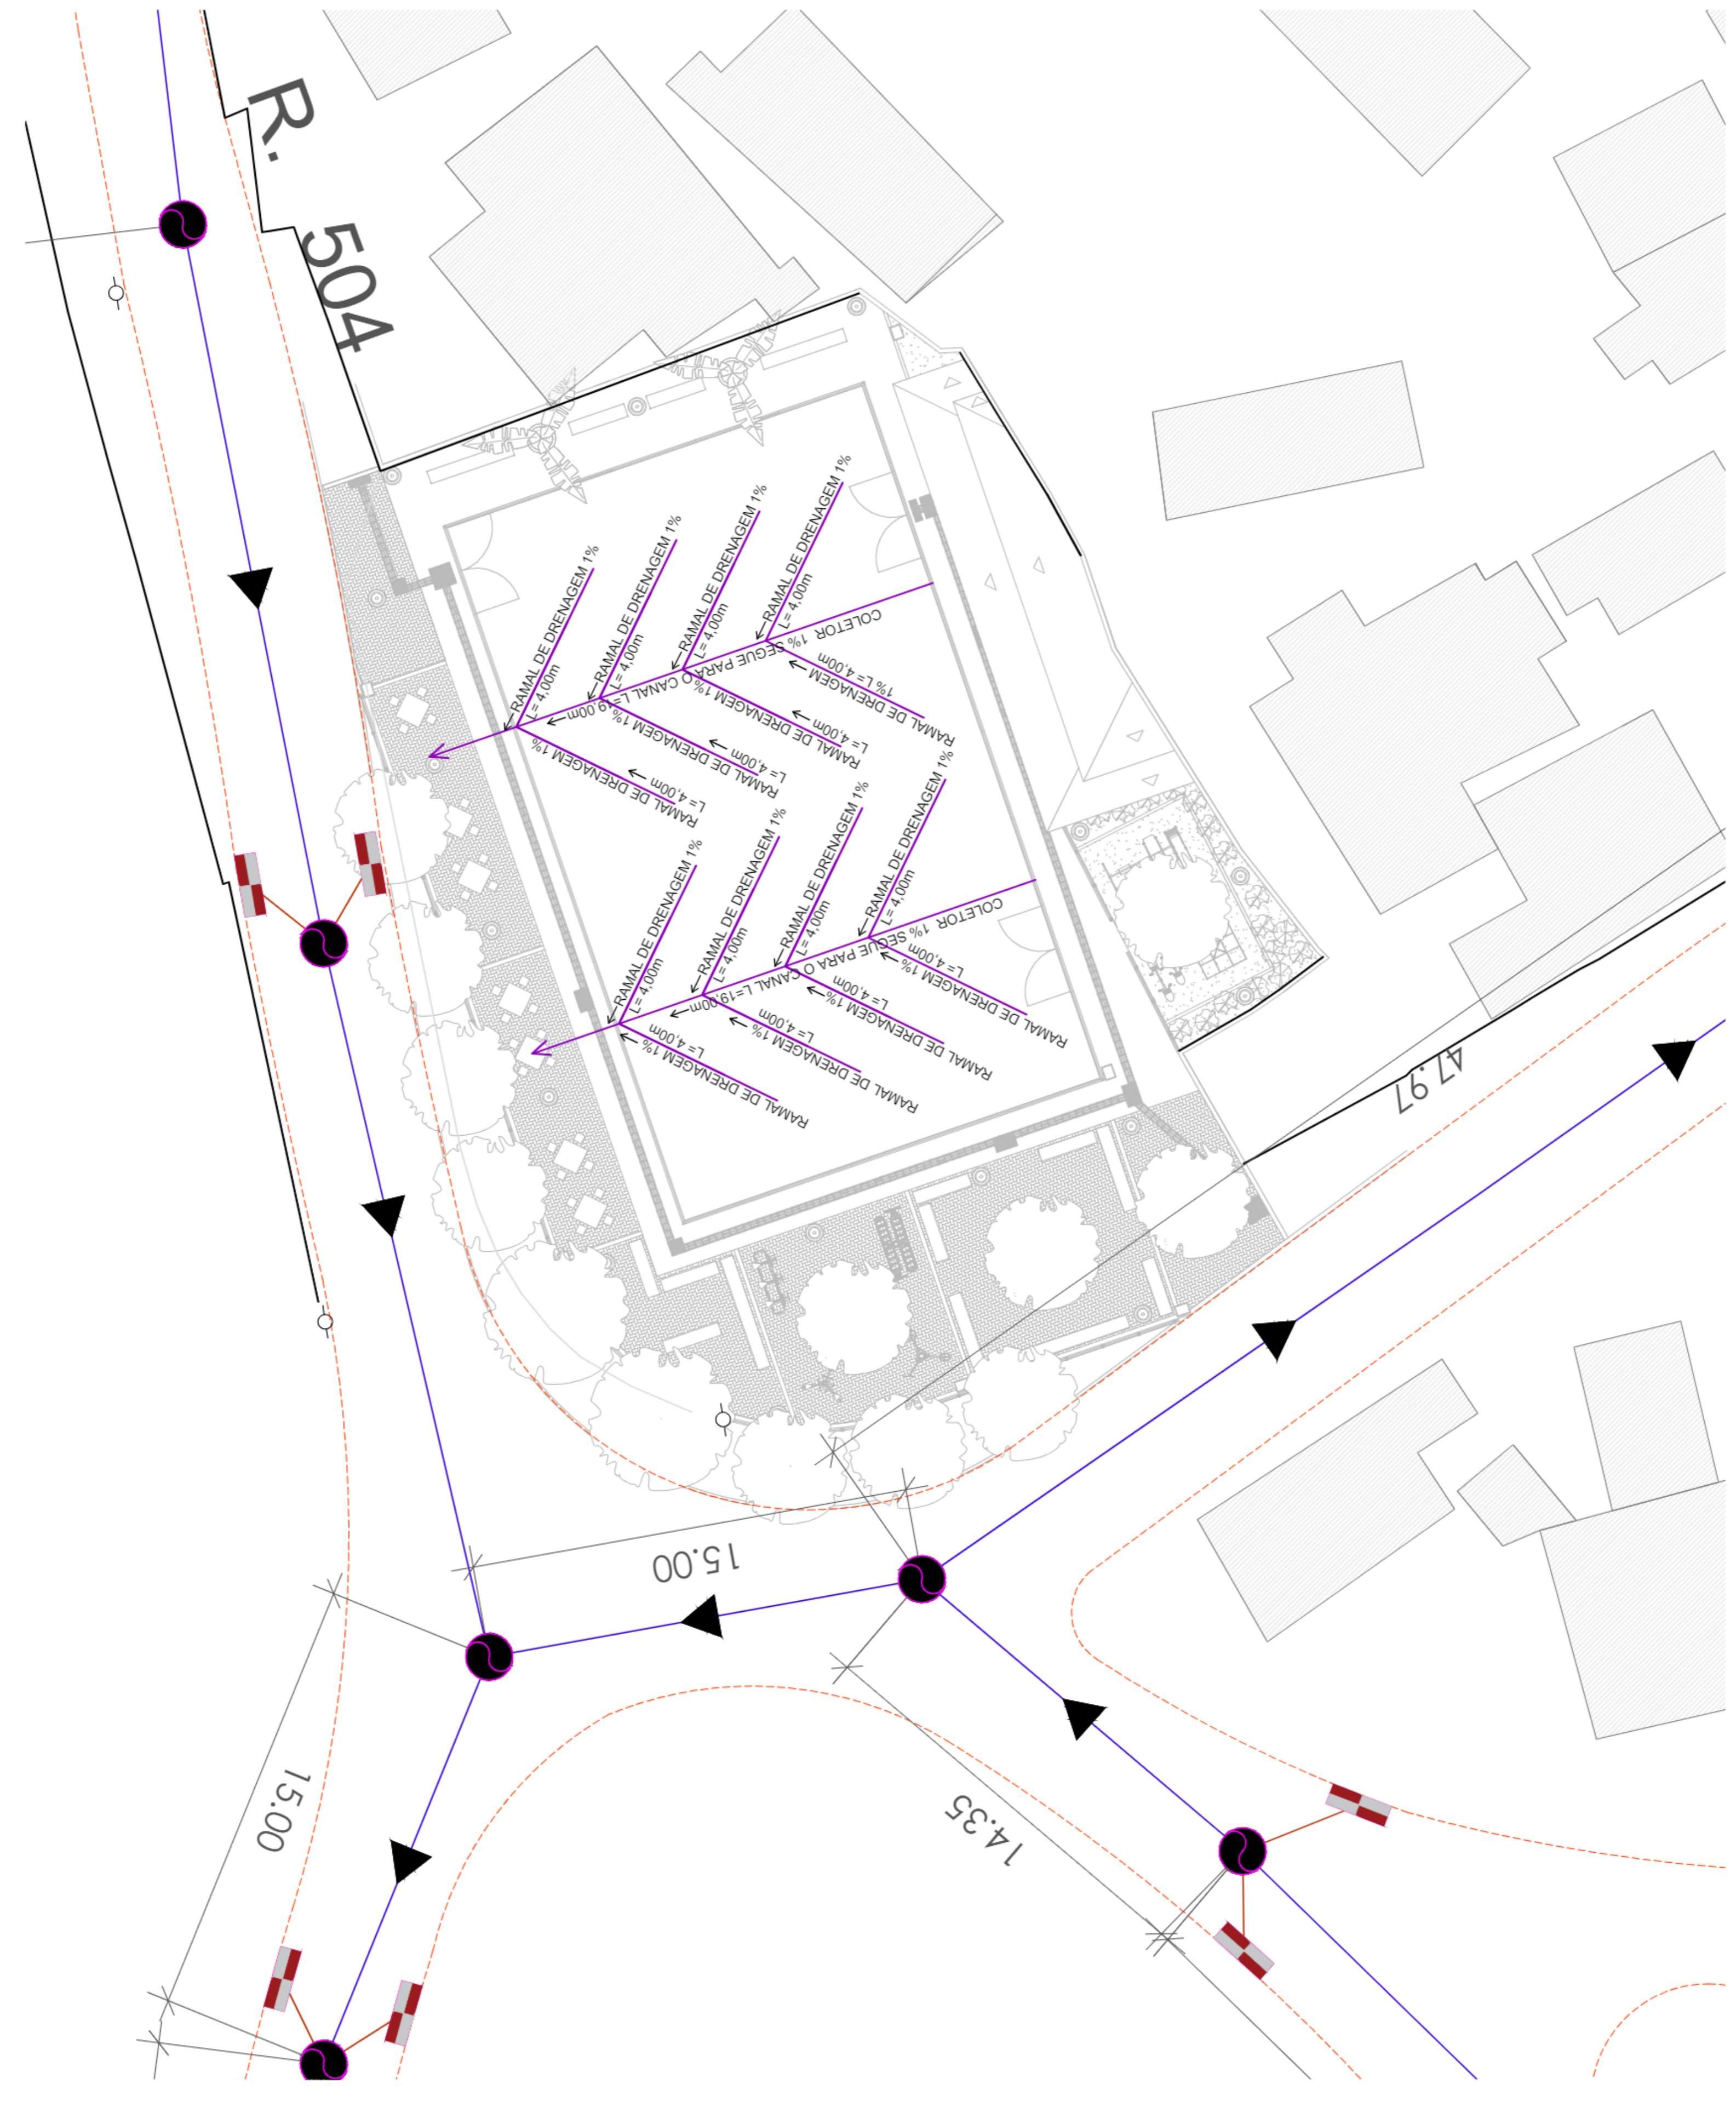

02 Planta Baixa Drenagem do Campo de Futebol
ESC: 1:100

LEGENDA


REPRESENTAÇÃO	DESCRIÇÃO
	DRENAGEM SUPERFICIAL
	SENTIDO DO ESCOAMENTO

01	SETE/2022	ATENDIMENTO AOS COMENTÁRIOS
00	JUN/2022	EMIÇÃO INICIAL
REV.	DATA	DESCRIÇÃO


<p>Conspectro TG CONSTRUTORES LTDA</p>	<p>PREFEITURA MUNICIPAL DE NITERÓI EMPRESA MUNICIPAL DE MORADIA, URBANIZAÇÃO E SANEAMENTO - EMUSA</p>	
	<p>Área/Projeto: PROJETO BÁSICO DE URBANIZAÇÃO PARA COMUNIDADE BONSUCESSO NO BAIRRO DE PRATININGA - NITERÓI/RJ</p>	
<p>Etapa de projeto: PROJETO BÁSICO</p>	<p>Título: PLANTA BAIXA DRENAGEM CAMPO DE FUTEBOL</p>	<p>Aprovação: NITERÓI SEMPRE A FRENTE Empresa Municipal de Moradia, Urbanização e Saneamento - EMUSA 0011-MD-UDR-PB-002.R1 Escala: 1:100</p>
<p>Disciplina: DRENAGEM URBANA</p>	<p>Responsável Técnico: IGOR PETRA</p>	<p>01/01</p>
<p>Nomenclatura da prancha: 0011-DE-UDR-PB-002_001</p>	<p>Desenhista: BRUNO SANTOS</p>	<p>0011-MD-UDR-PB-002.R1 Escala: 1:100</p>

NOTAS GERAIS


1 - UNIDADES EM CENTIMETROS, EXCETO ONDE INDICADO.

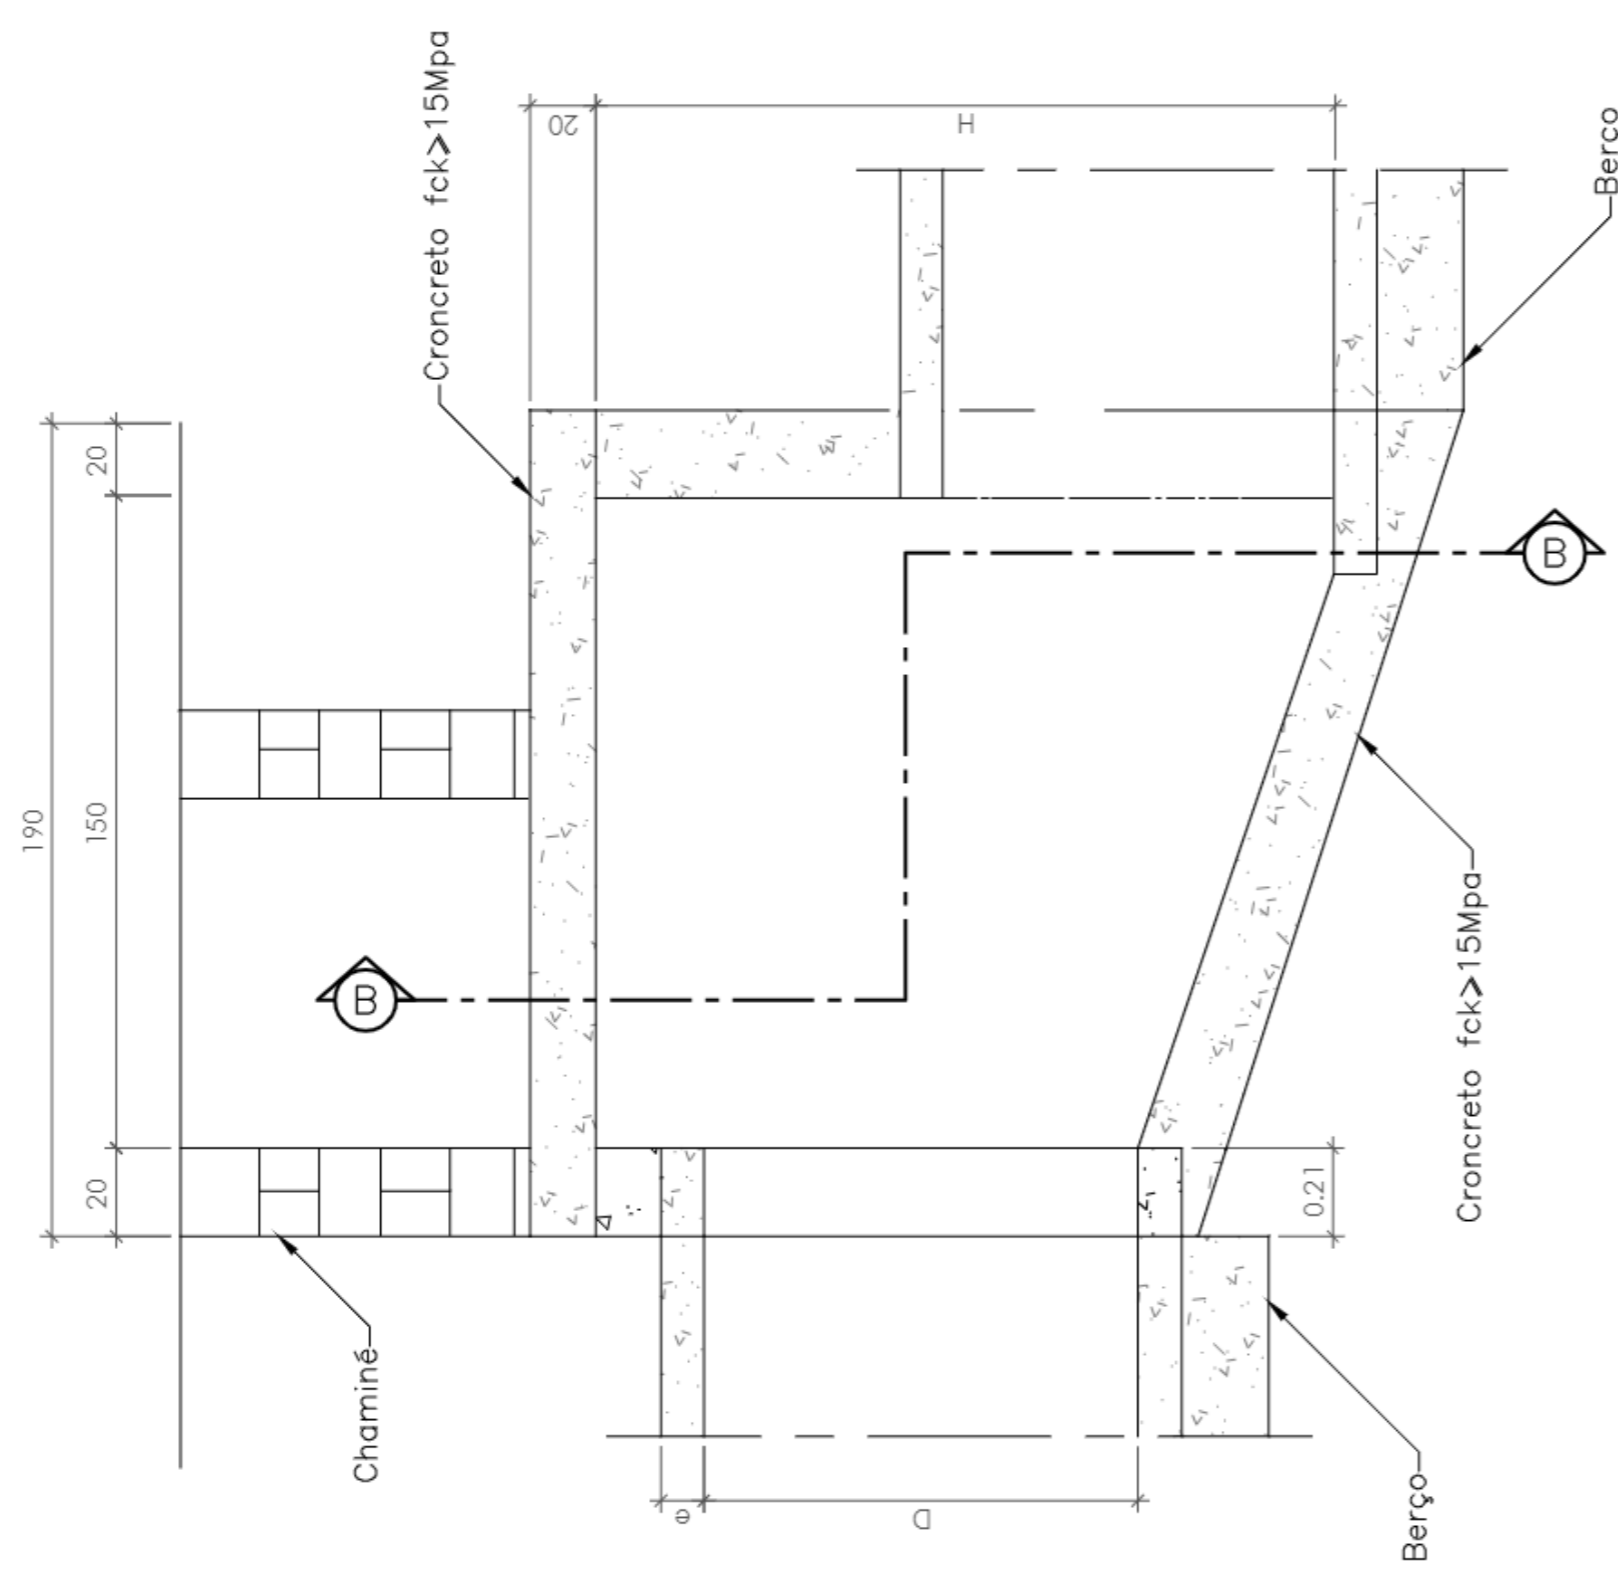

02 Corte A-A
Esc: 1:25

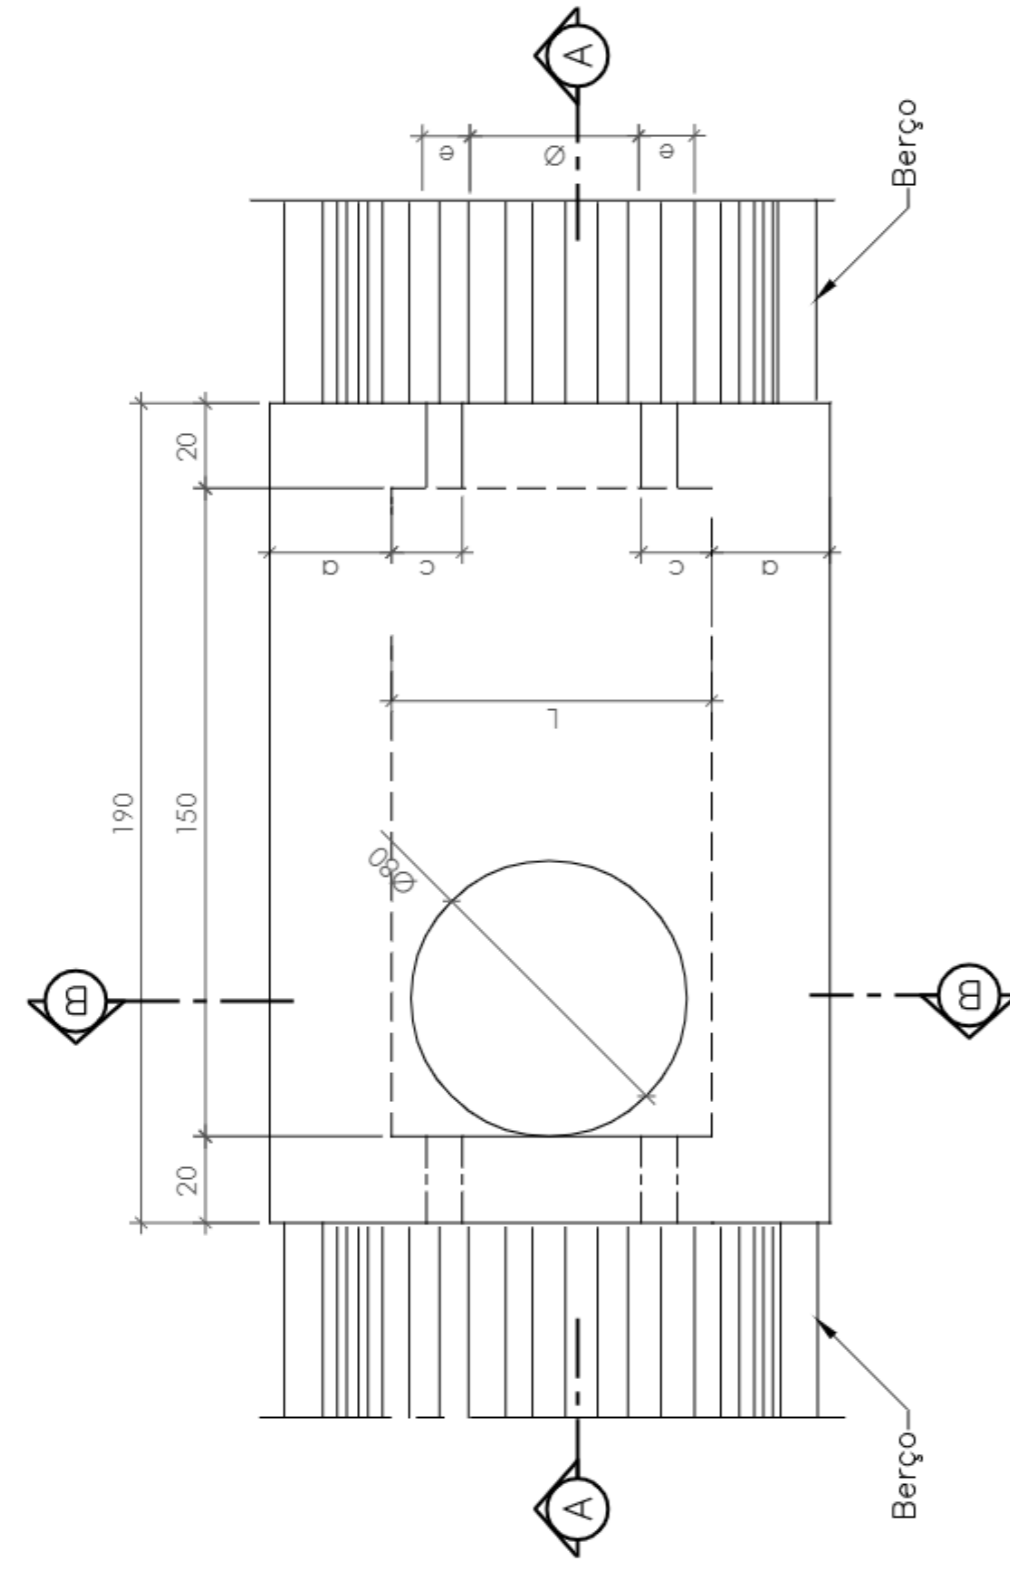

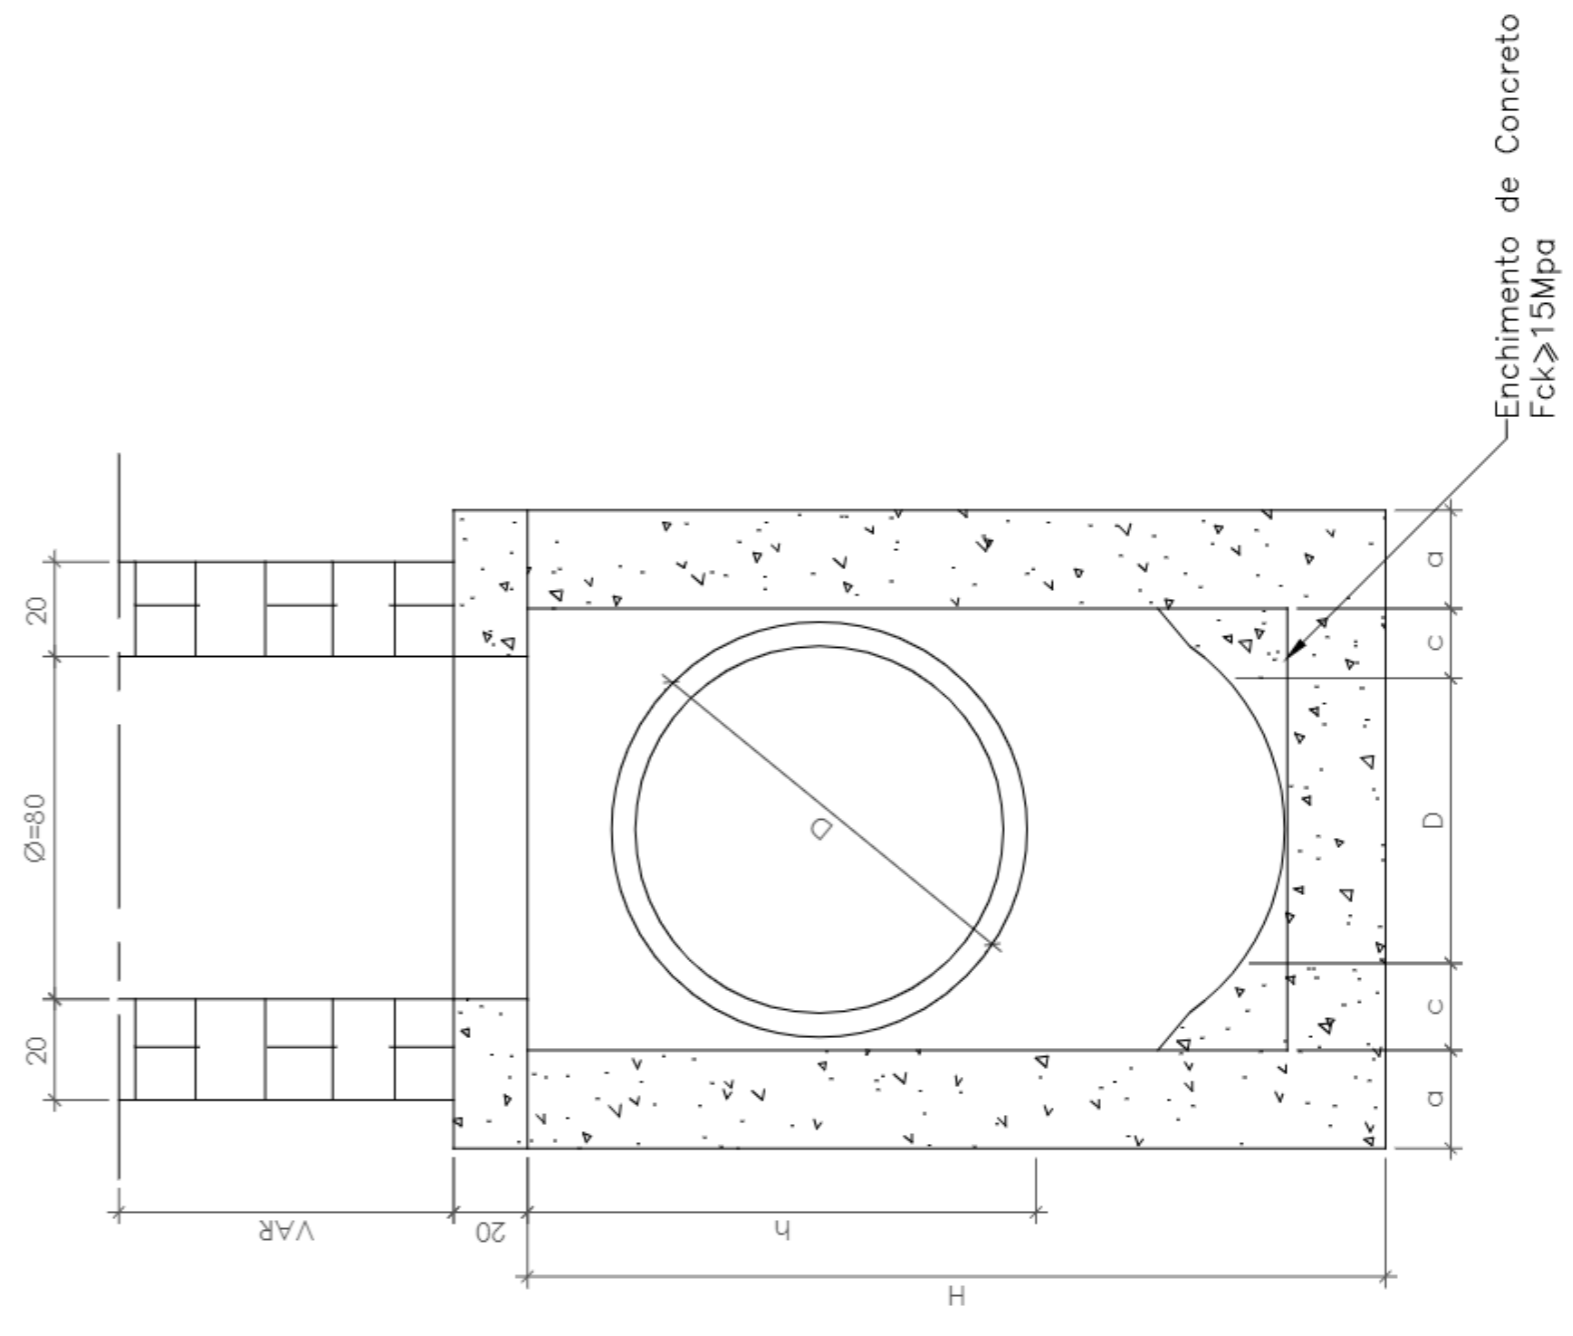


01 Planta Baixa Poço de Visita (PV)
Esc: 1:25




03 Corte B-B
Esc: 1:25

DIMENSÕES E QUANTIDADES APROXIMADAS PARA UMA UNIDADE									
DIMENSÕES					QUANTIDADES				
D	a	c	h	H	L	FORMAS (m²)	Apo (kg)	CONCRETO (m³)	
POÇOS DE VISITA SEM DISPOSITIVO INTERNO DE QUEDA									
40	20	25	80	80	90	15,05	17,0	1,74	
60	20	15	80	80	90	15,05	17,0	1,67	
80	25	5	100	100	90	16,63	17,5	2,08	
100	25	-	130	130	100	19,67	22,9	2,48	
120	25	-	150	150	120	23,62	25,7	2,89	
150	25	-	180	180	150	30,19	31,6	3,50	


01	SET/2022	ATENDIMENTO AOS COMENTÁRIOS	APROVAÇÃO
00	JUN/2022	EMIÇÃO INICIAL	
REV.	DATA	DESCRIÇÃO	
			
Etapa de projeto: PROJETO BÁSICO		PREFEITURA MUNICIPAL DE NITERÓI EMPRESA MUNICIPAL DE MORADIA, URBANIZAÇÃO E SANEAMENTO - EMUSA	
Disciplina: DRENAGEM URBANA		Área/Projeto: PROJETO BÁSICO DE URBANIZAÇÃO PARA COMUNIDADE BONSUCESSO NO BAIRRO DE PIRATINGA - NITERÓI/RJ	
Nomenclatura da prancha: 0011-DE-UDR-PB-003_001		Título: PLANTA BAIXA POÇO DE VISITA (PV), CORTES	
Autor do projeto: BRUNO SANTOS		Responsável técnico: IGOR PETRA	
Desenhista: BRUNO SANTOS		Escala: 1:25	
		01/01	

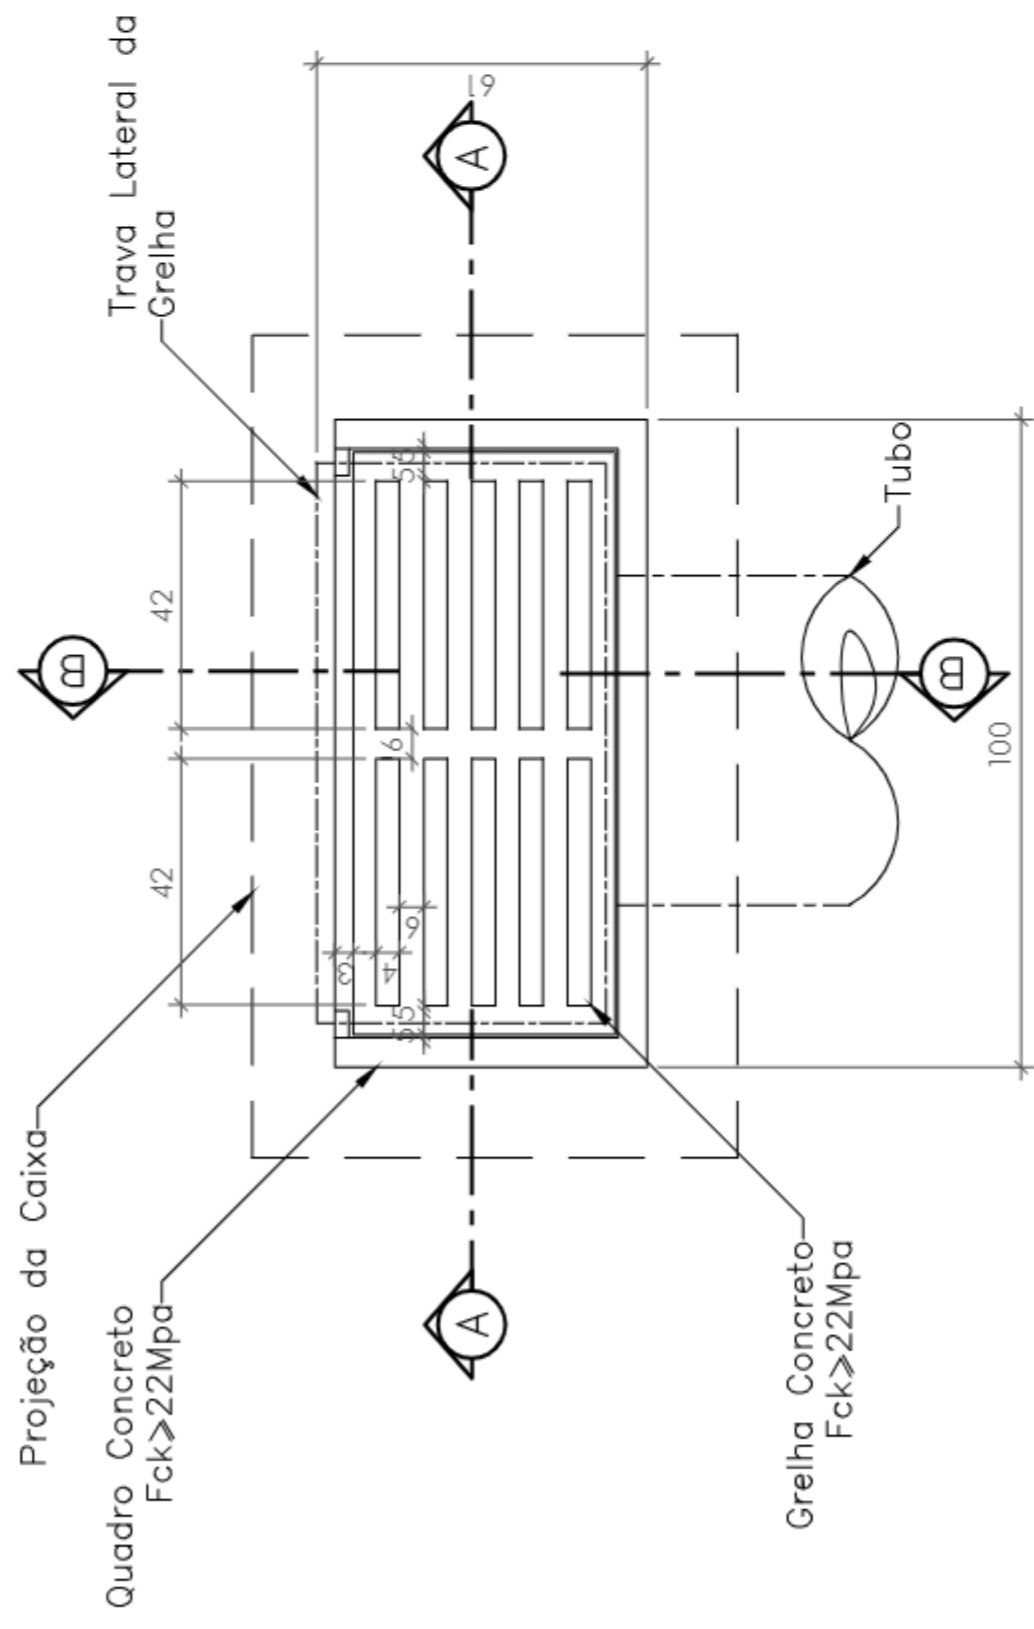

01 Planta Baixa Boca de Lobo
ESC: 1:25

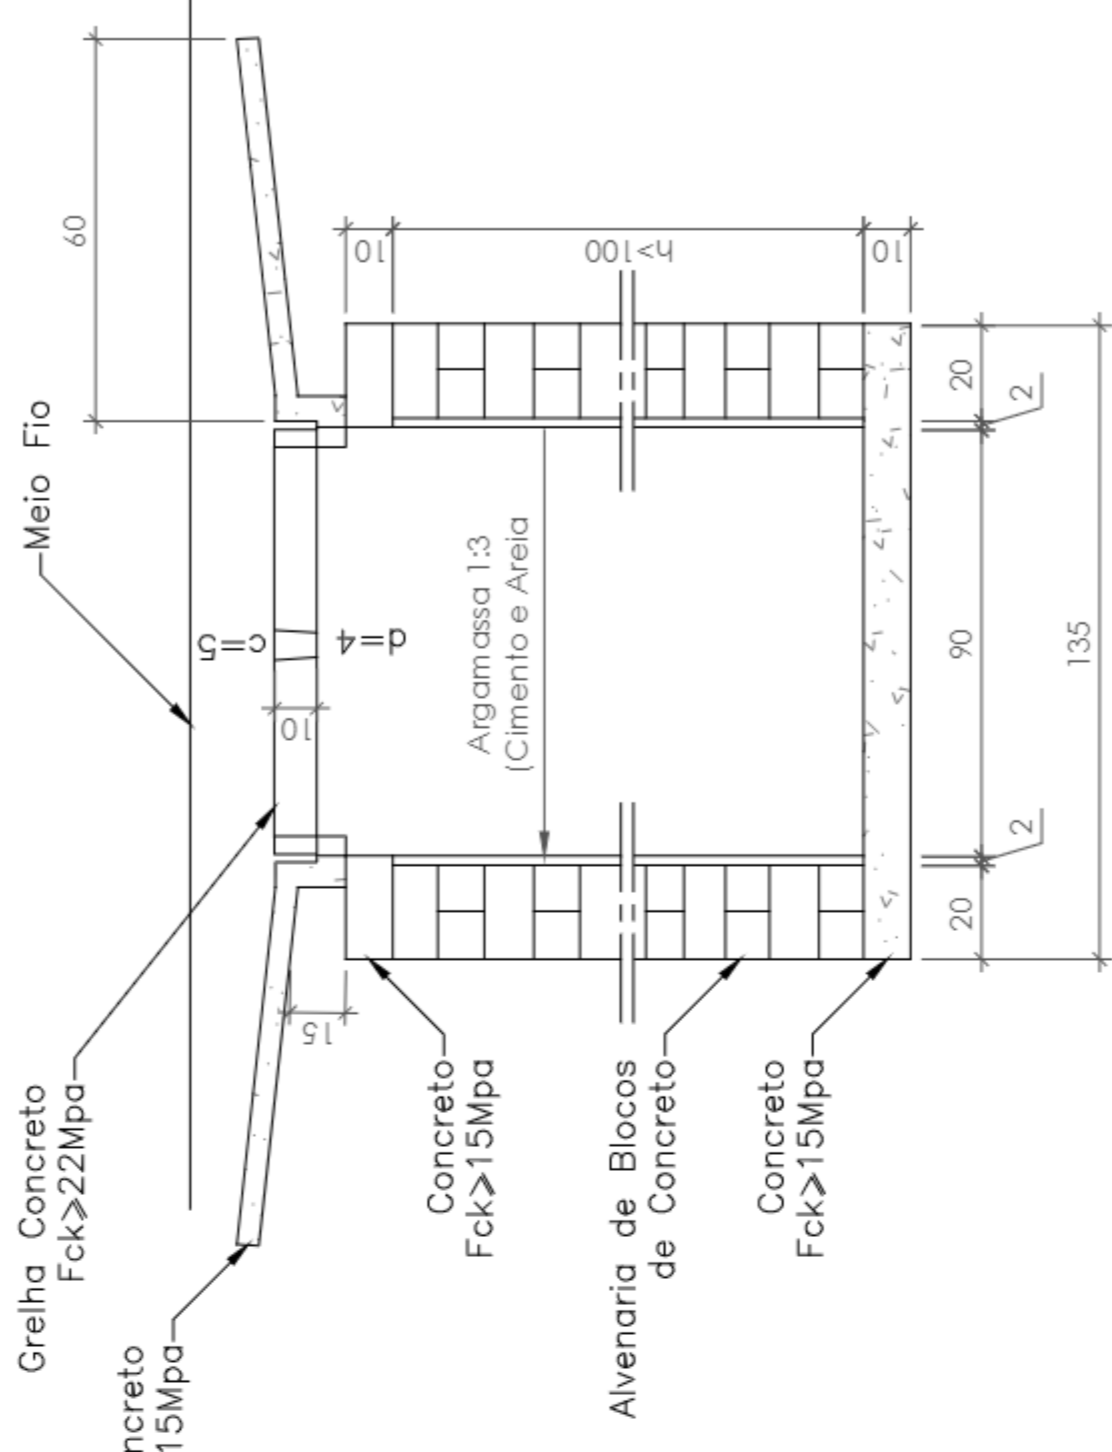

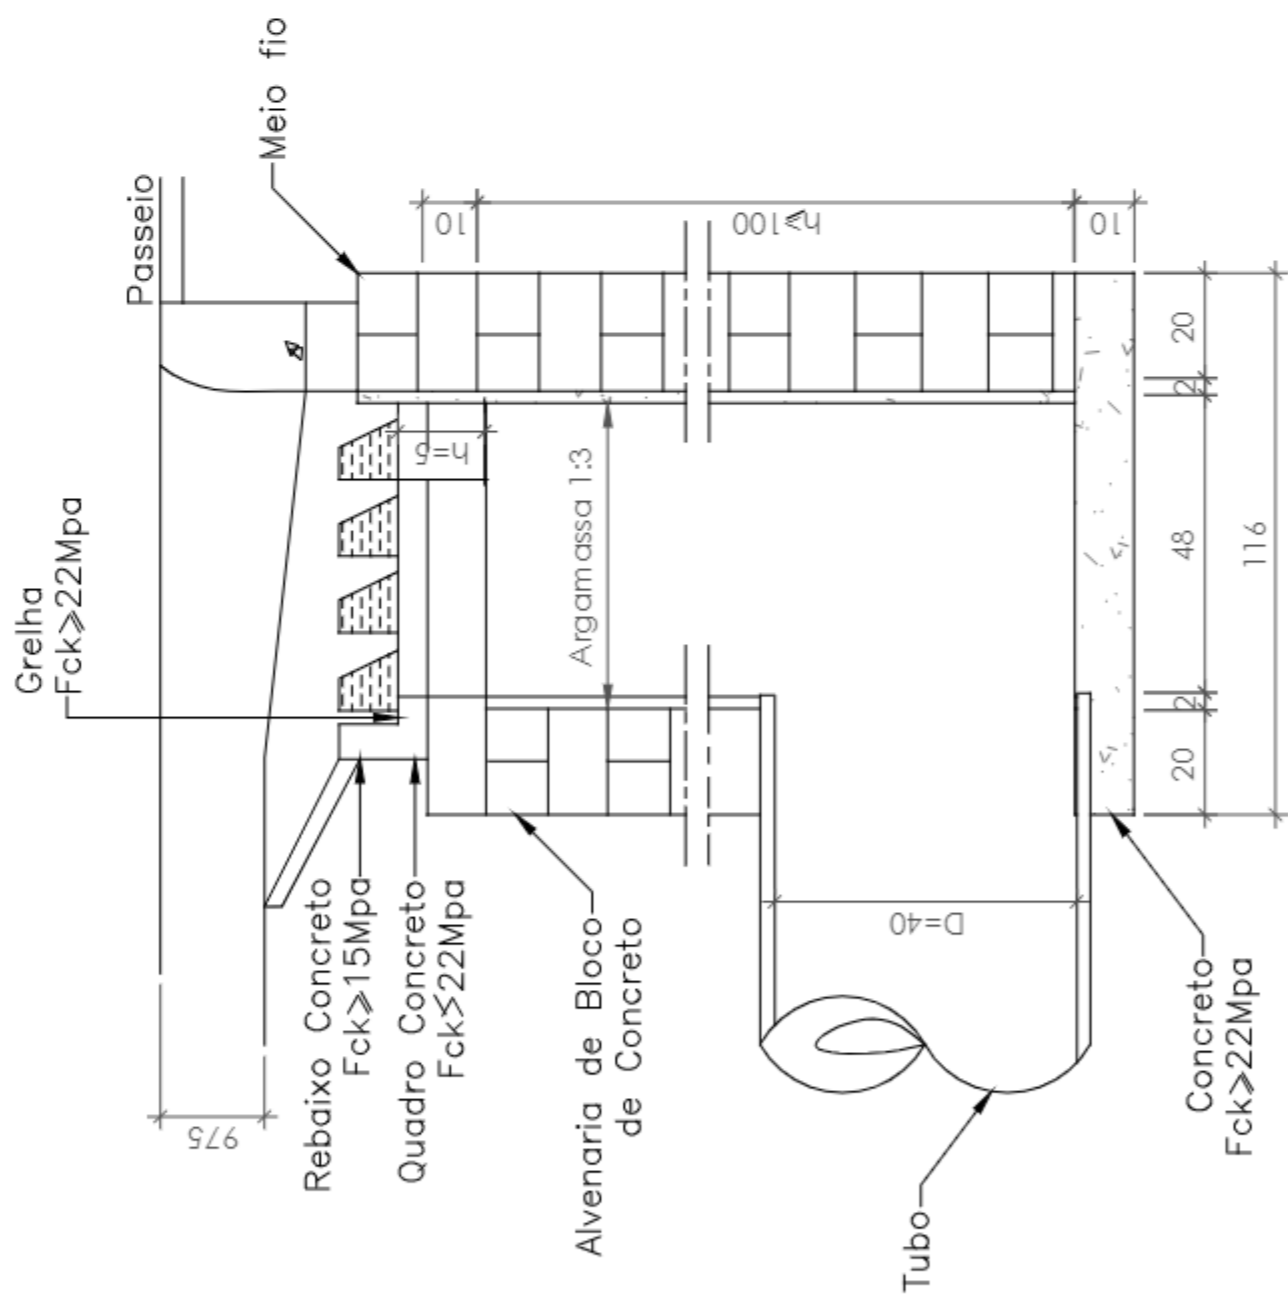

02 CORTE A-A
ESC: 1:25



03 CORTE B-B
ESC: 1:25

NOTAS GERAIS

1 - UNIDADES EM CENTIMETROS, EXCETO ONDE INDICADO.

01	SET/2022	ATENDIMENTO AOS COMENTÁRIOS			
00	JUN/2022	EMIÇÃO INICIAL			
REV.	DATA	DESCRIÇÃO			APROVAÇÃO
				01/01	
Etapa de projeto: PROJETO BÁSICO		TÍTULO: PLANTA BAIXA BOCA DE LOBO, CORTES		0011-MD-UDR-PB-004-R1 Escala: 1:25	
Disciplina: DRENAGEM URBANA		Autor do projeto: BRUNO SANTOS		Responsável técnico: IGOR PETRA	
Nomenclatura da prancha: 0011-DE-UDR-PB-004_001		Desenhista: BRUNO SANTOS			

Assinado digitalmente por:
Maria Helena
Palmeiro de
Andrade
...403.427...
Data: 08/03/2023
15:14:19 -03:00



e-CIGA



Ciga